




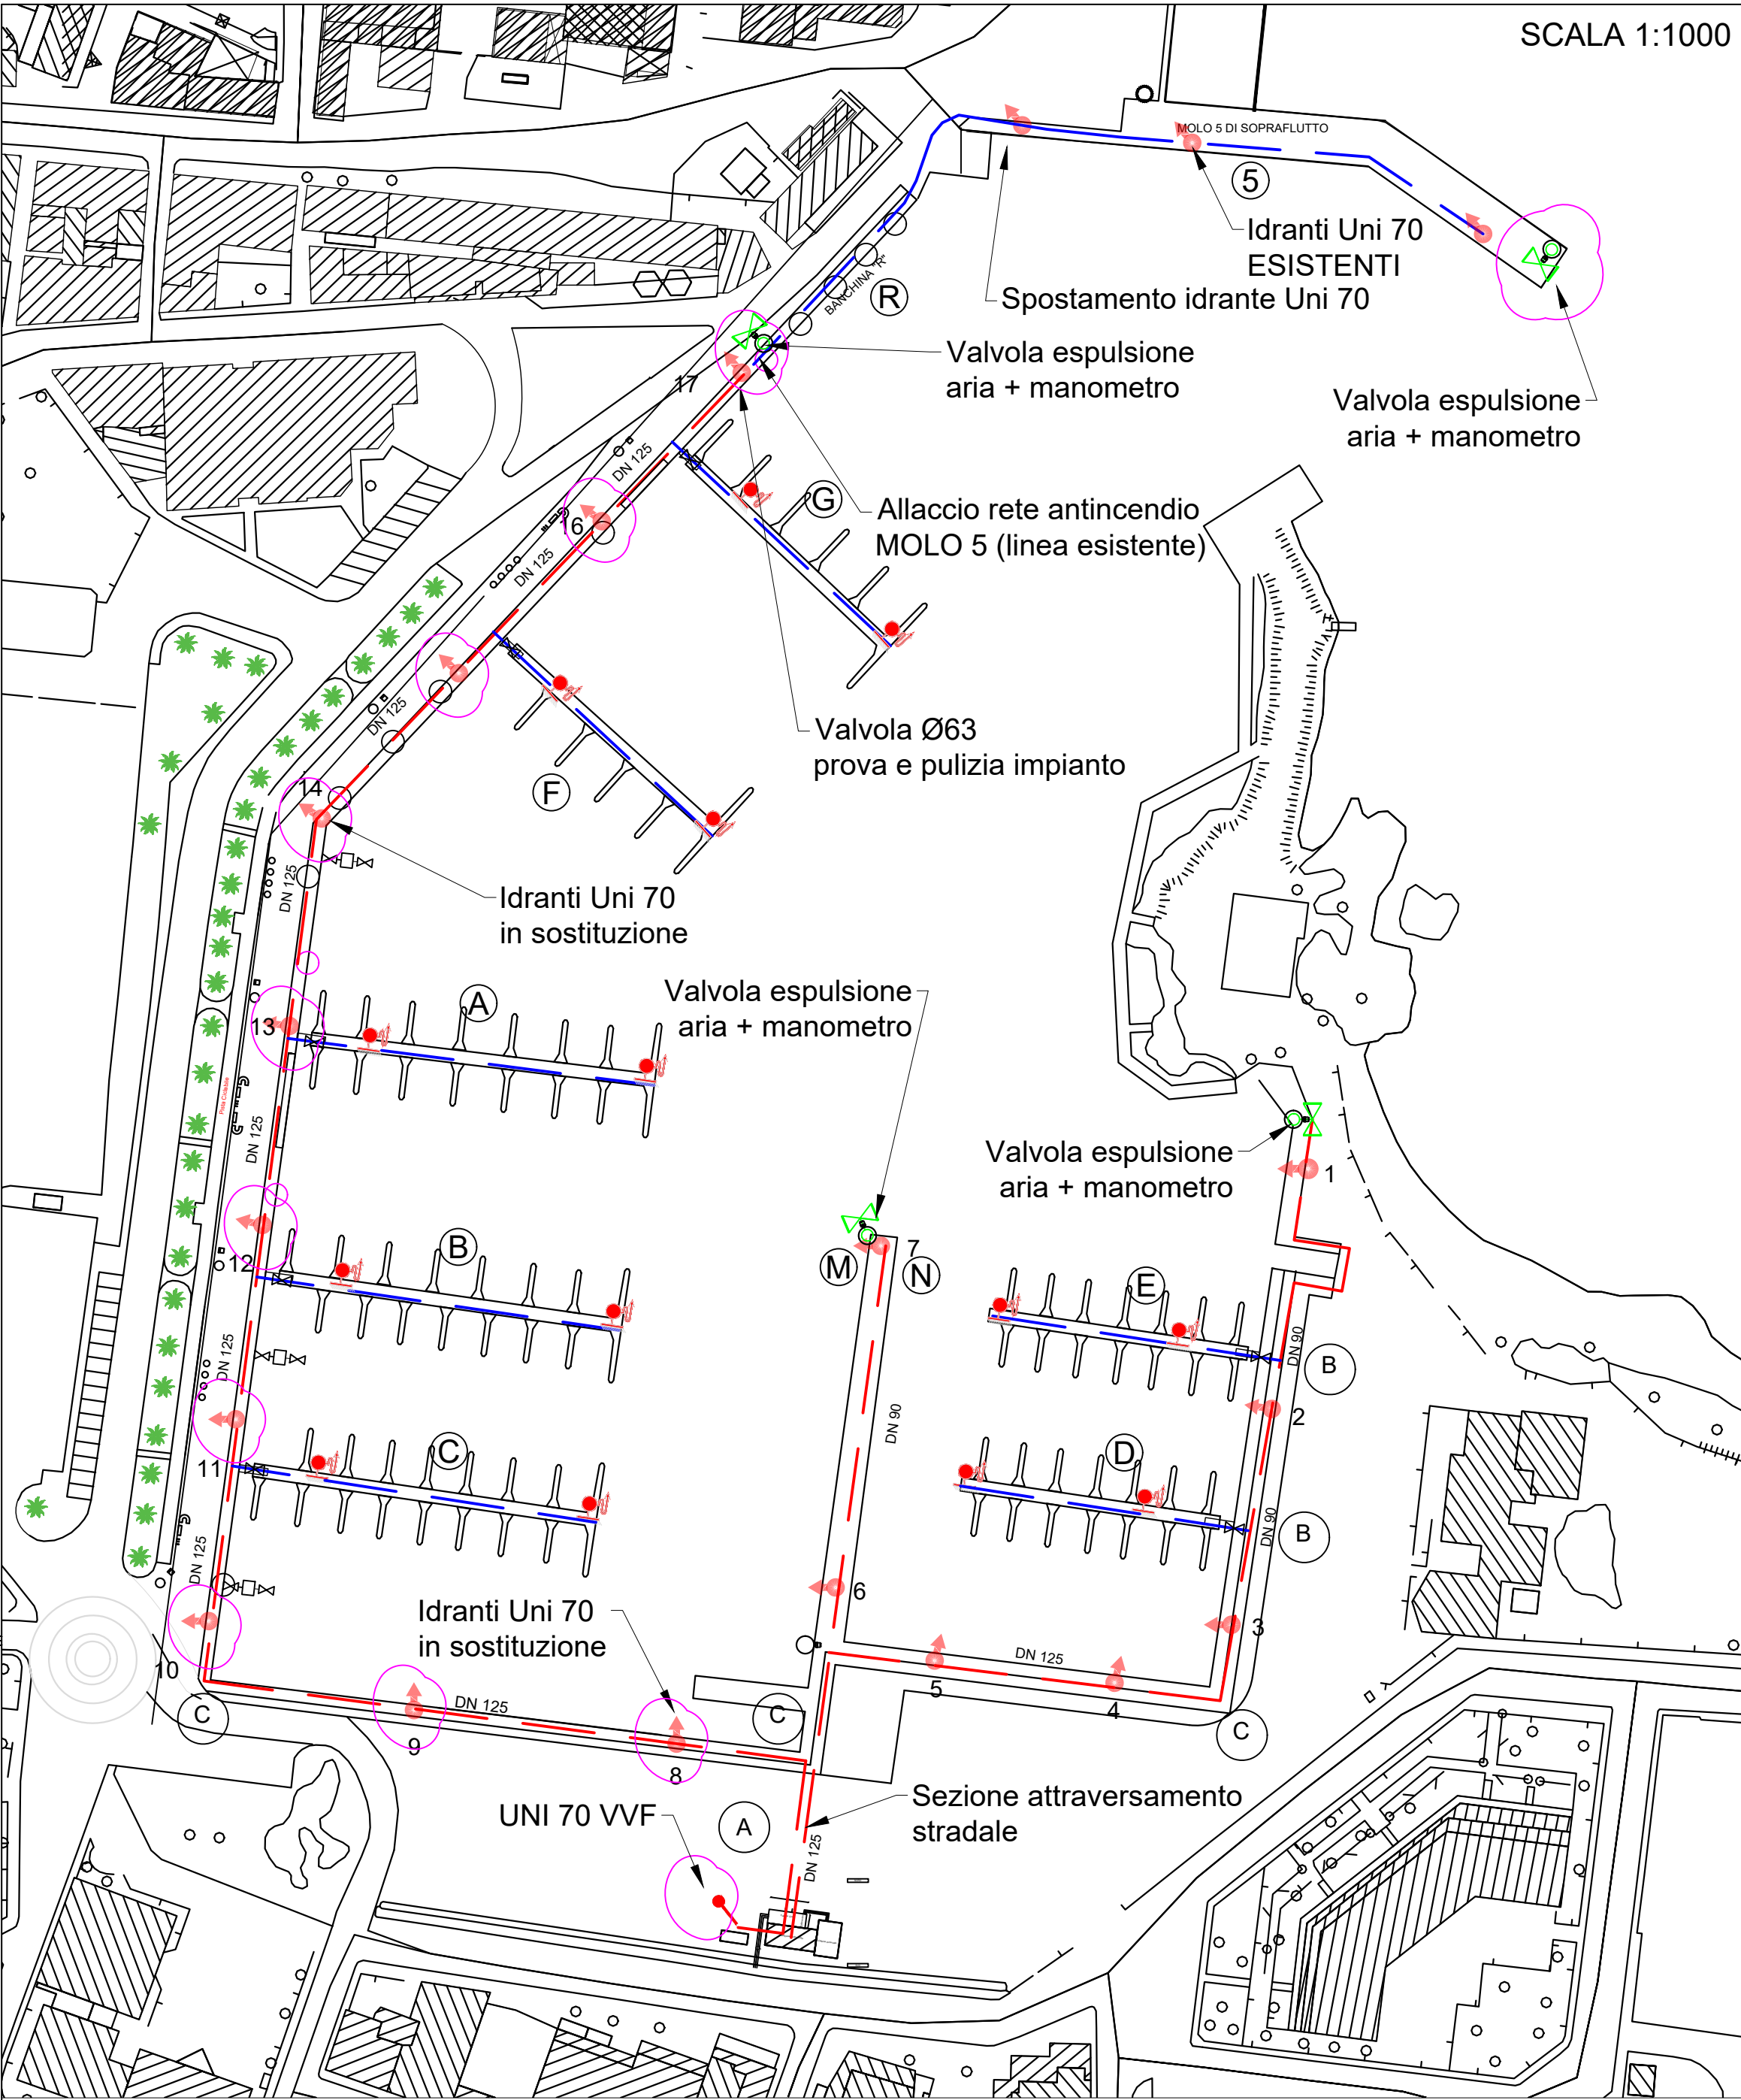

PLANIMETRIA GENERALE PORTO TURISTICO

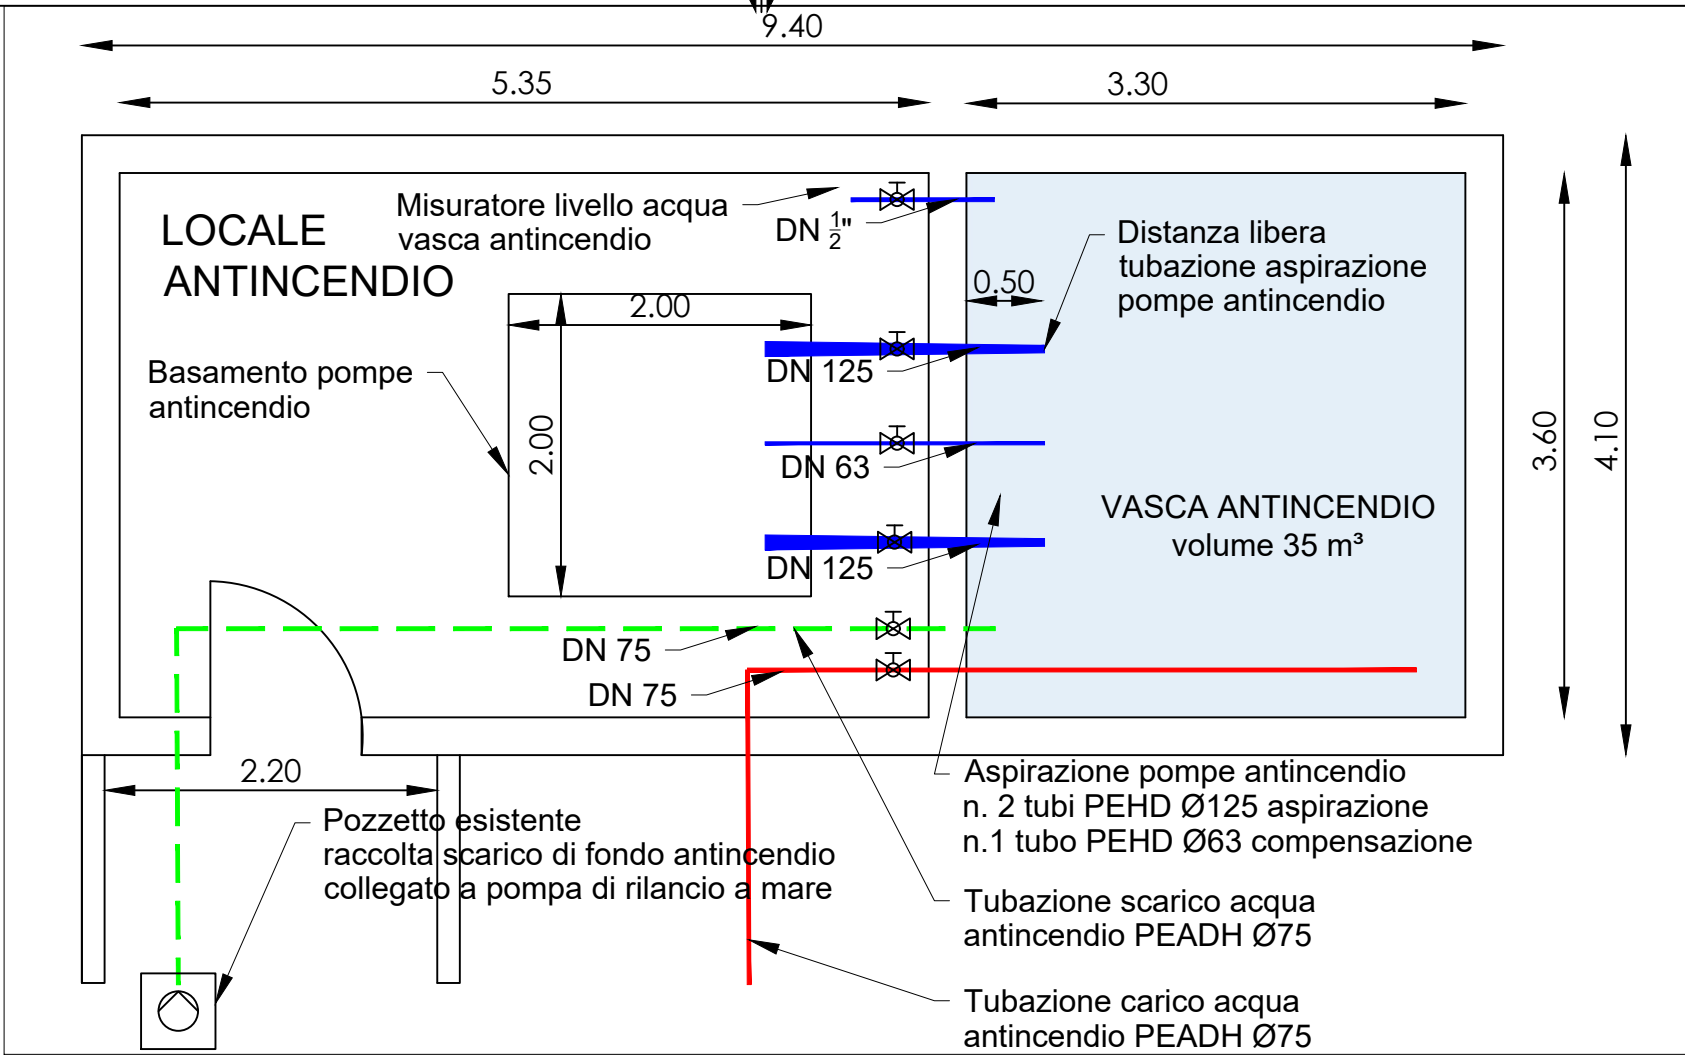


PLANIMETRIA LOCALE ANTINCENDIO

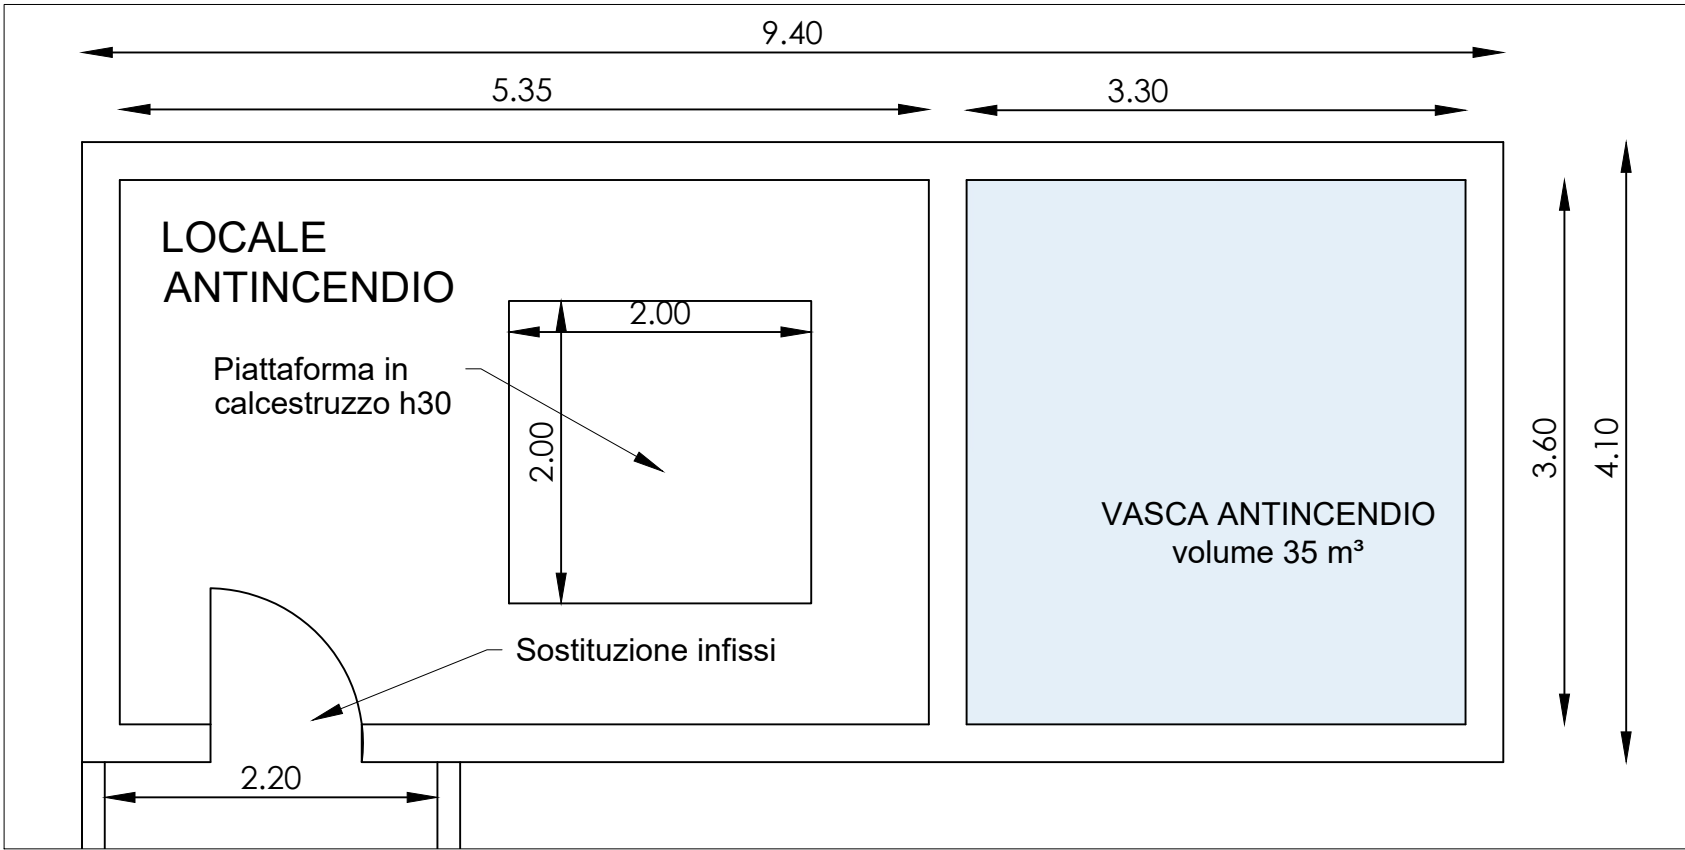


PLANIMETRIA OPERE EDILI


- Opere in variante
- Sostituzione idranti UNI70 esistenti
 - Piattaforma in calcestruzzo h30 nella stazione antincendio
 - Integrazione linea di riempimento vasca antincendio
 - Impermeabilizzazione e bonifica vasca antincendio
 - Ripristino intonaco ammalorato e tinteggiatura locale antincendio
 - Impermeabilizzazione solaio stazione antincendio con doppia guaina ardesiata
 - Sostituzione infissi locale antincendio

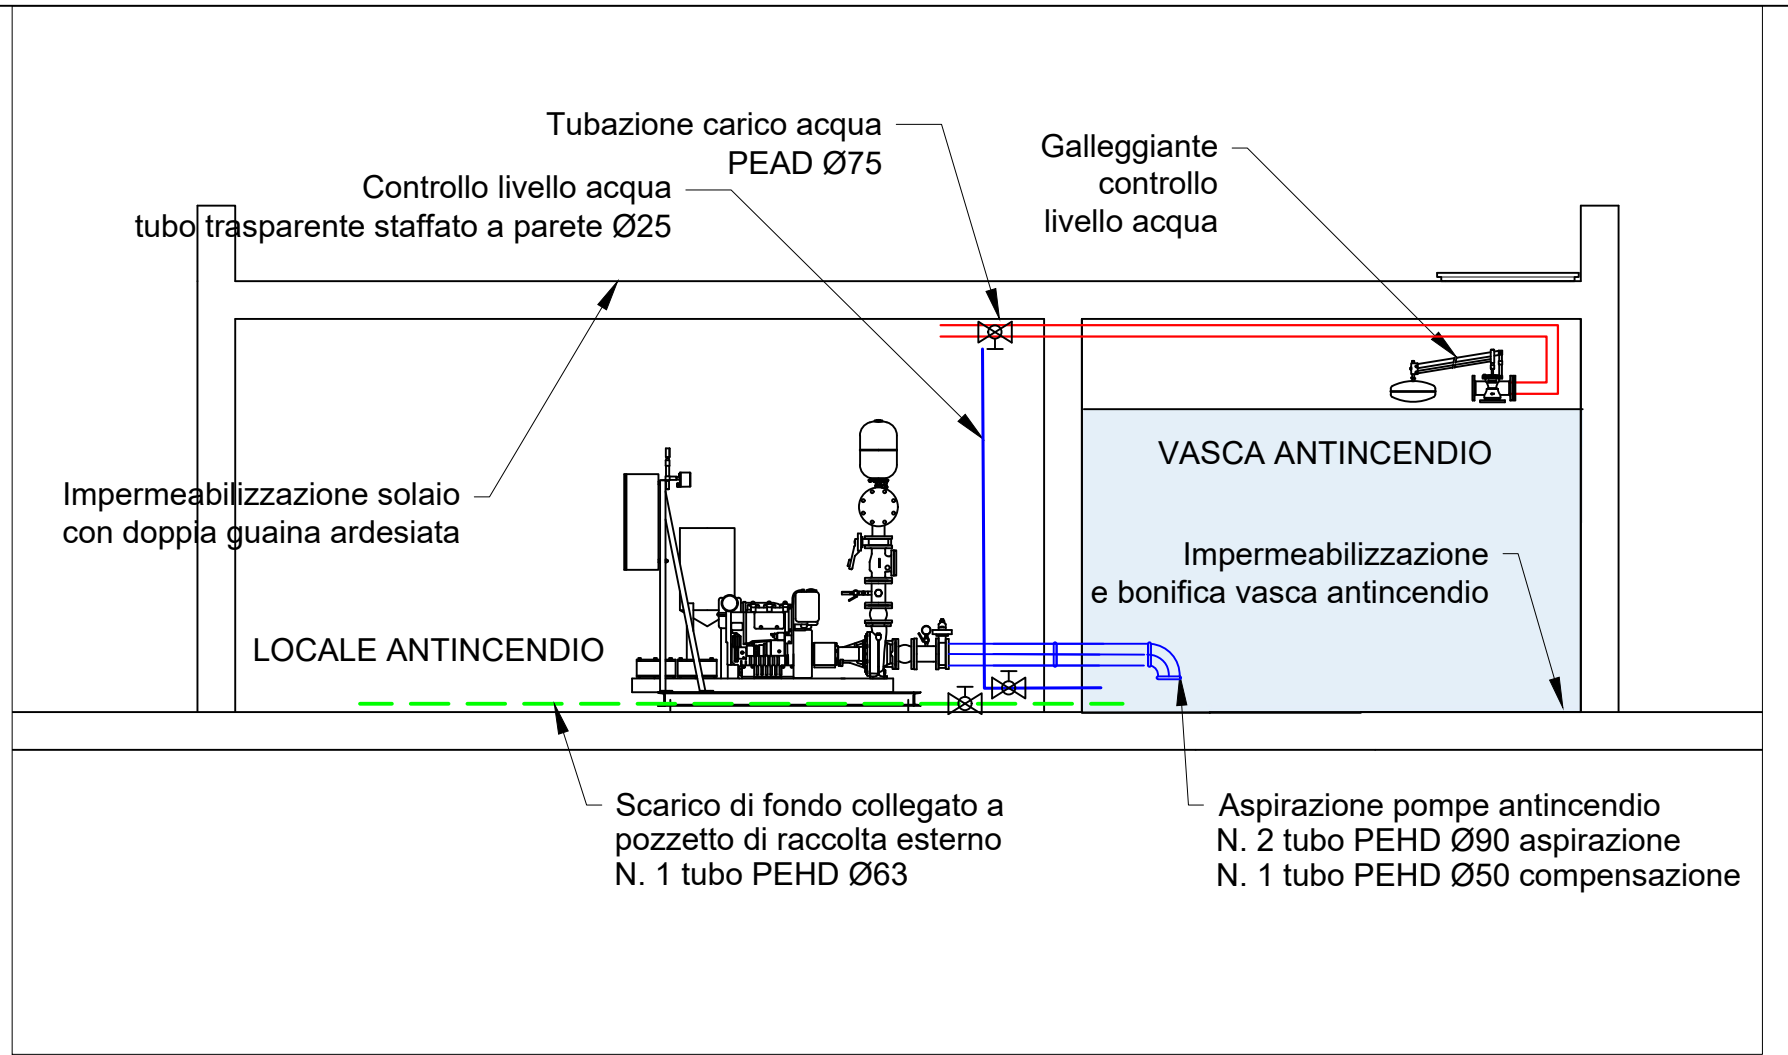


SEZIONE LOCALE E VASCA ANTINCENDIO

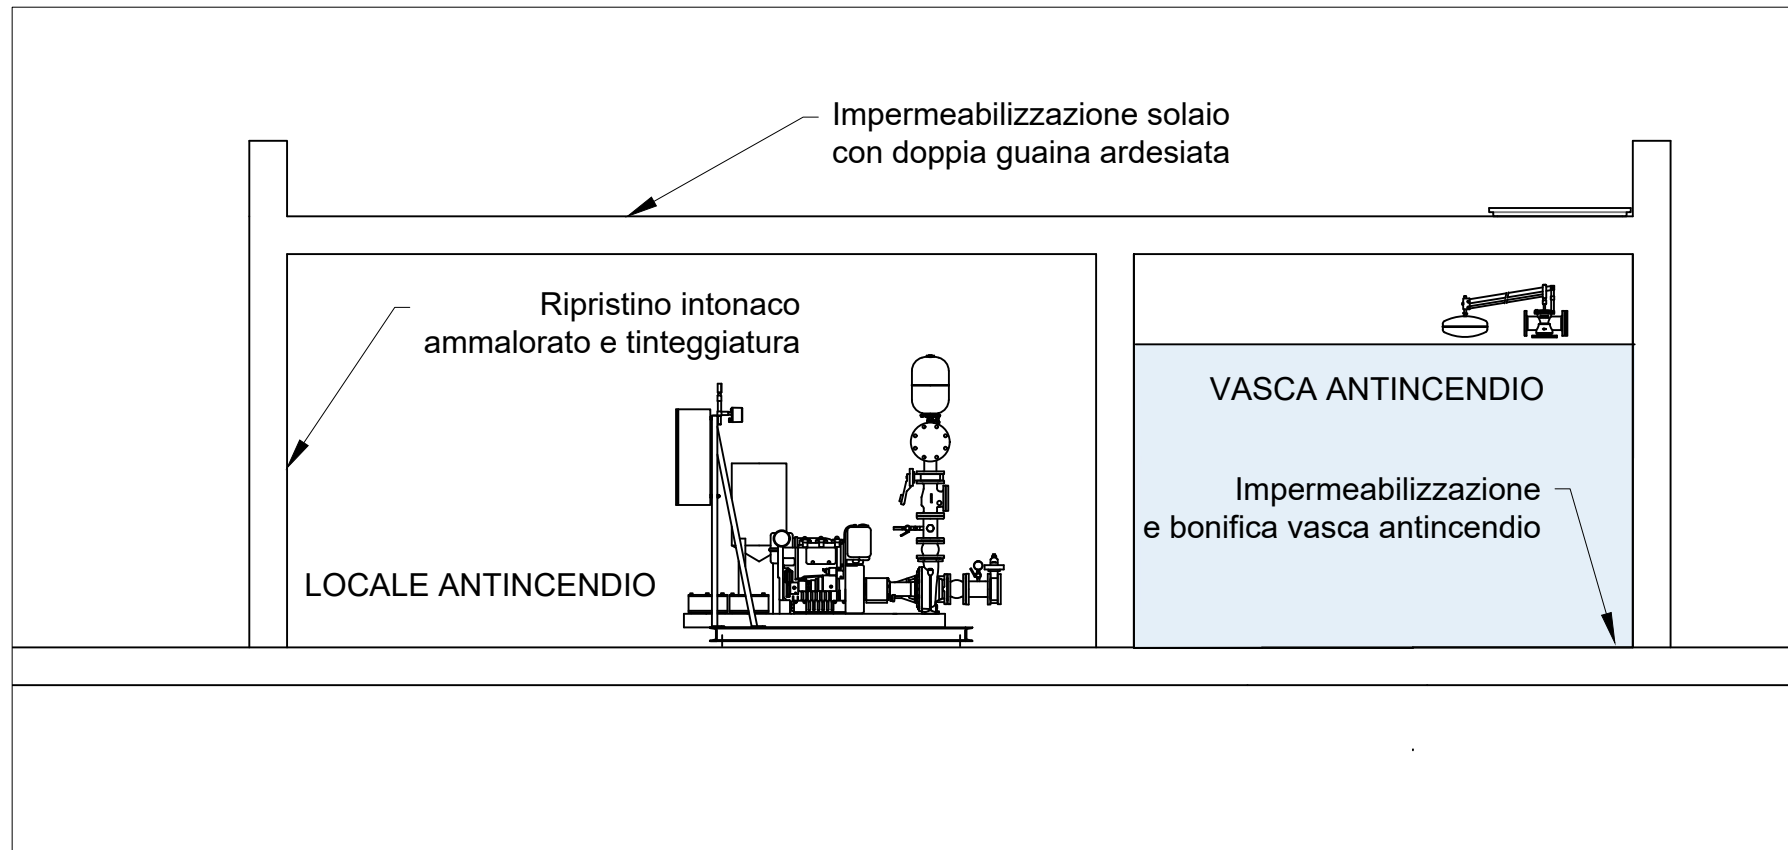

SEZIONE LOCALE E OPERE EDILI

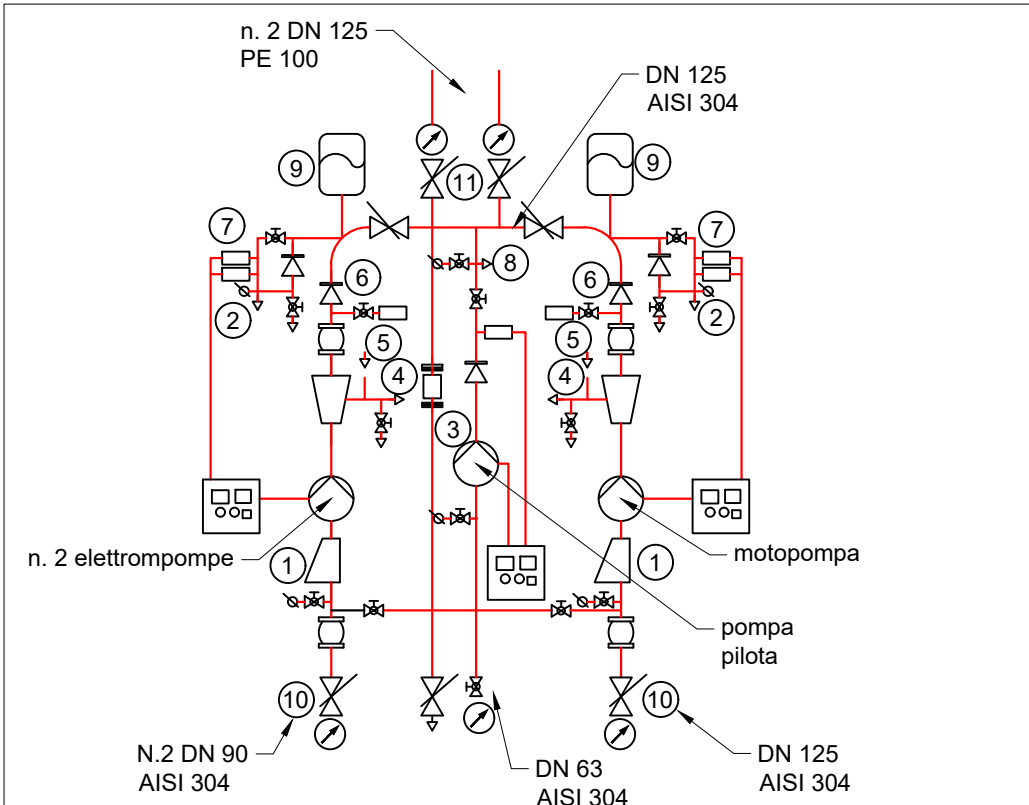

SCHEMA POMPE ANTINCENDIO

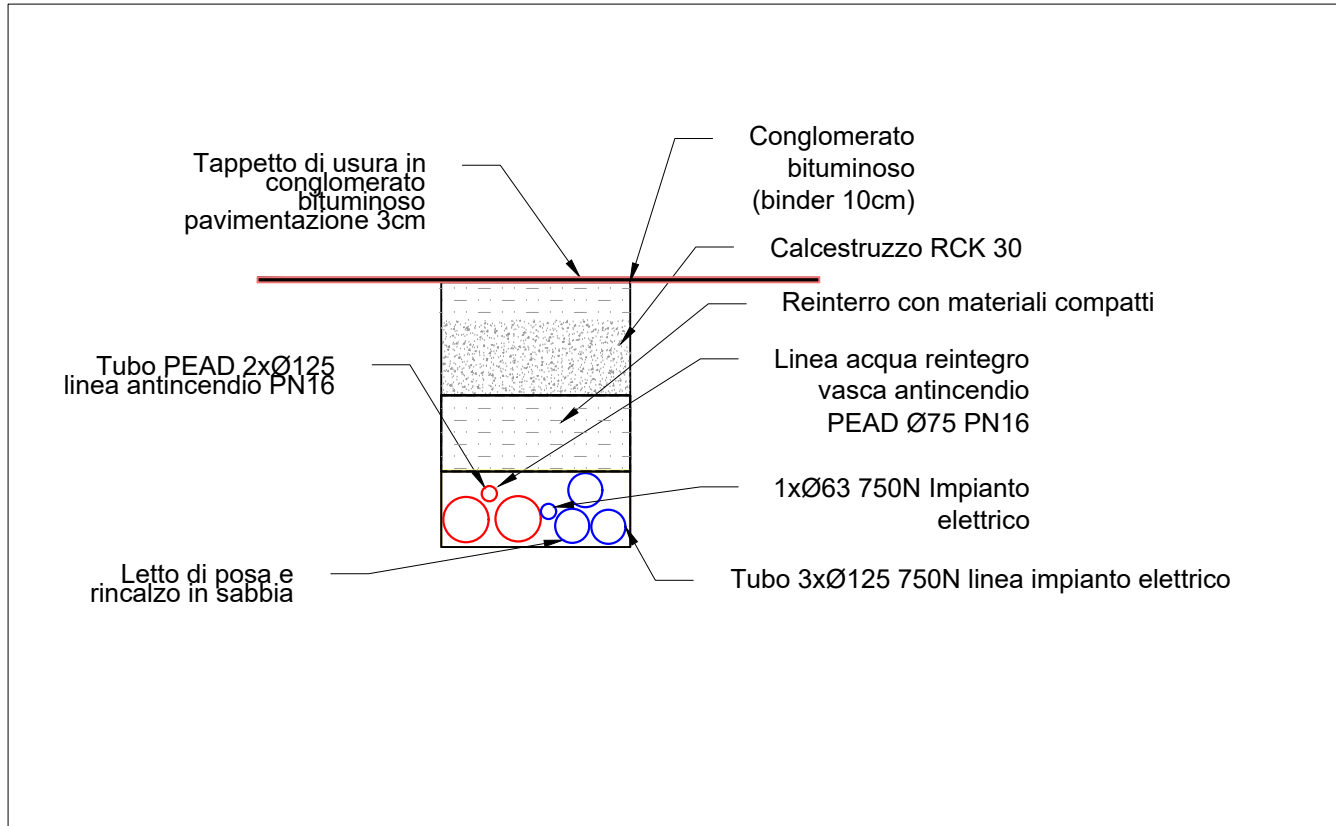

SEZIONE ATTRAVERSAMENTO STRADALE

LEGENDA	
	Nuova tubazione PEHD SDR 11 Ø 125
	Tubazione pontile esistente
	Idrante UNI 70
	Idrante esistente UNI 45
	Valvola a farfalla Ø63 con manometro
	Valvola diametro nominale pari alla tubazione
	Gruppo antincendio DN 70 - UNI 10779 con due attacchi
	Pozzetto cls

LOCALITA' :	Porto Turistico Palau		
DENOMINAZIONE:	RIQUALIFICAZIONE IMPIANTO ELETTRICO, IDRAULICO ED ANTINCENDIO PORTO TURISTICO PALAU PERIZIA DI VARIANTE		
COMMITTENTE:	AMMINISTRAZIONE COMUNALE PALAU - SETTORE PORTO TURISTICO		
Sebastiano Cudoni Ingegnere Via Giovanni Falcone, 8 07026 - Olbia	Progetto impianti: Antincendio e potabile: Elettrico: Grafica:	ing. Sebastiano Cudoni ing. Marilena Enache ing. Sebastiano Cudoni Tec. Andrea Secchi	Sindaco: Franco Manna RUP: dr. Roberto Oggiano Direzione Lavori: Ing. Sebastiano Cudoni Committente: Amm. Comunale Palau
OGGETTO :	PROGETTO ESECUTIVO - VARIANTE IMPIANTO ANTINCENDIO PLANIMETRIA GENERALE PARTICOLARI COSTRUTTIVI E DI POSA		
DATA: 15 Marzo 2023	SCALA: 1:500; 1:100; 1:25	FILE: 41-2022	TAVOLA: A 1.1
REVISIONE	DESCRIZIONE	DATA	
01	VARIANTE	10/02/2025	
Copyright ©. Tutti i contenuti di questo disegno tecnico, inclusi ma non limitati, alla forma, configurazione, grafica o loro utilizzo in parti sono interpretare sotto Copyright di "Ing. Sebastiano Cudoni". Tutti i diritti sono riservati. Il contenuto non può essere modificato, copiato, distribuito, venduto, riprodotto, trasmesso per posta elettronica o in qualsiasi forma o con qualsiasi mezzo, in tutto o in parte, senza previa autorizzazione scritta. Copyright ©. All content of this technical drawing, including but not limited to design, layout configuration, graphics and their selection and arrangement ("Content"), are either Copyrighted or "Ing. Sebastiano Cudoni". All rights are reserved. The Content may not be modified, copied, distributed, trans, reproduced, partial, transmitted, or add in any form or by any means, in whole or in part, without prior written permission.			