



IMPIANTO DI CLIMATIZZAZIONE
Pianta piano primo - Scala 1:100

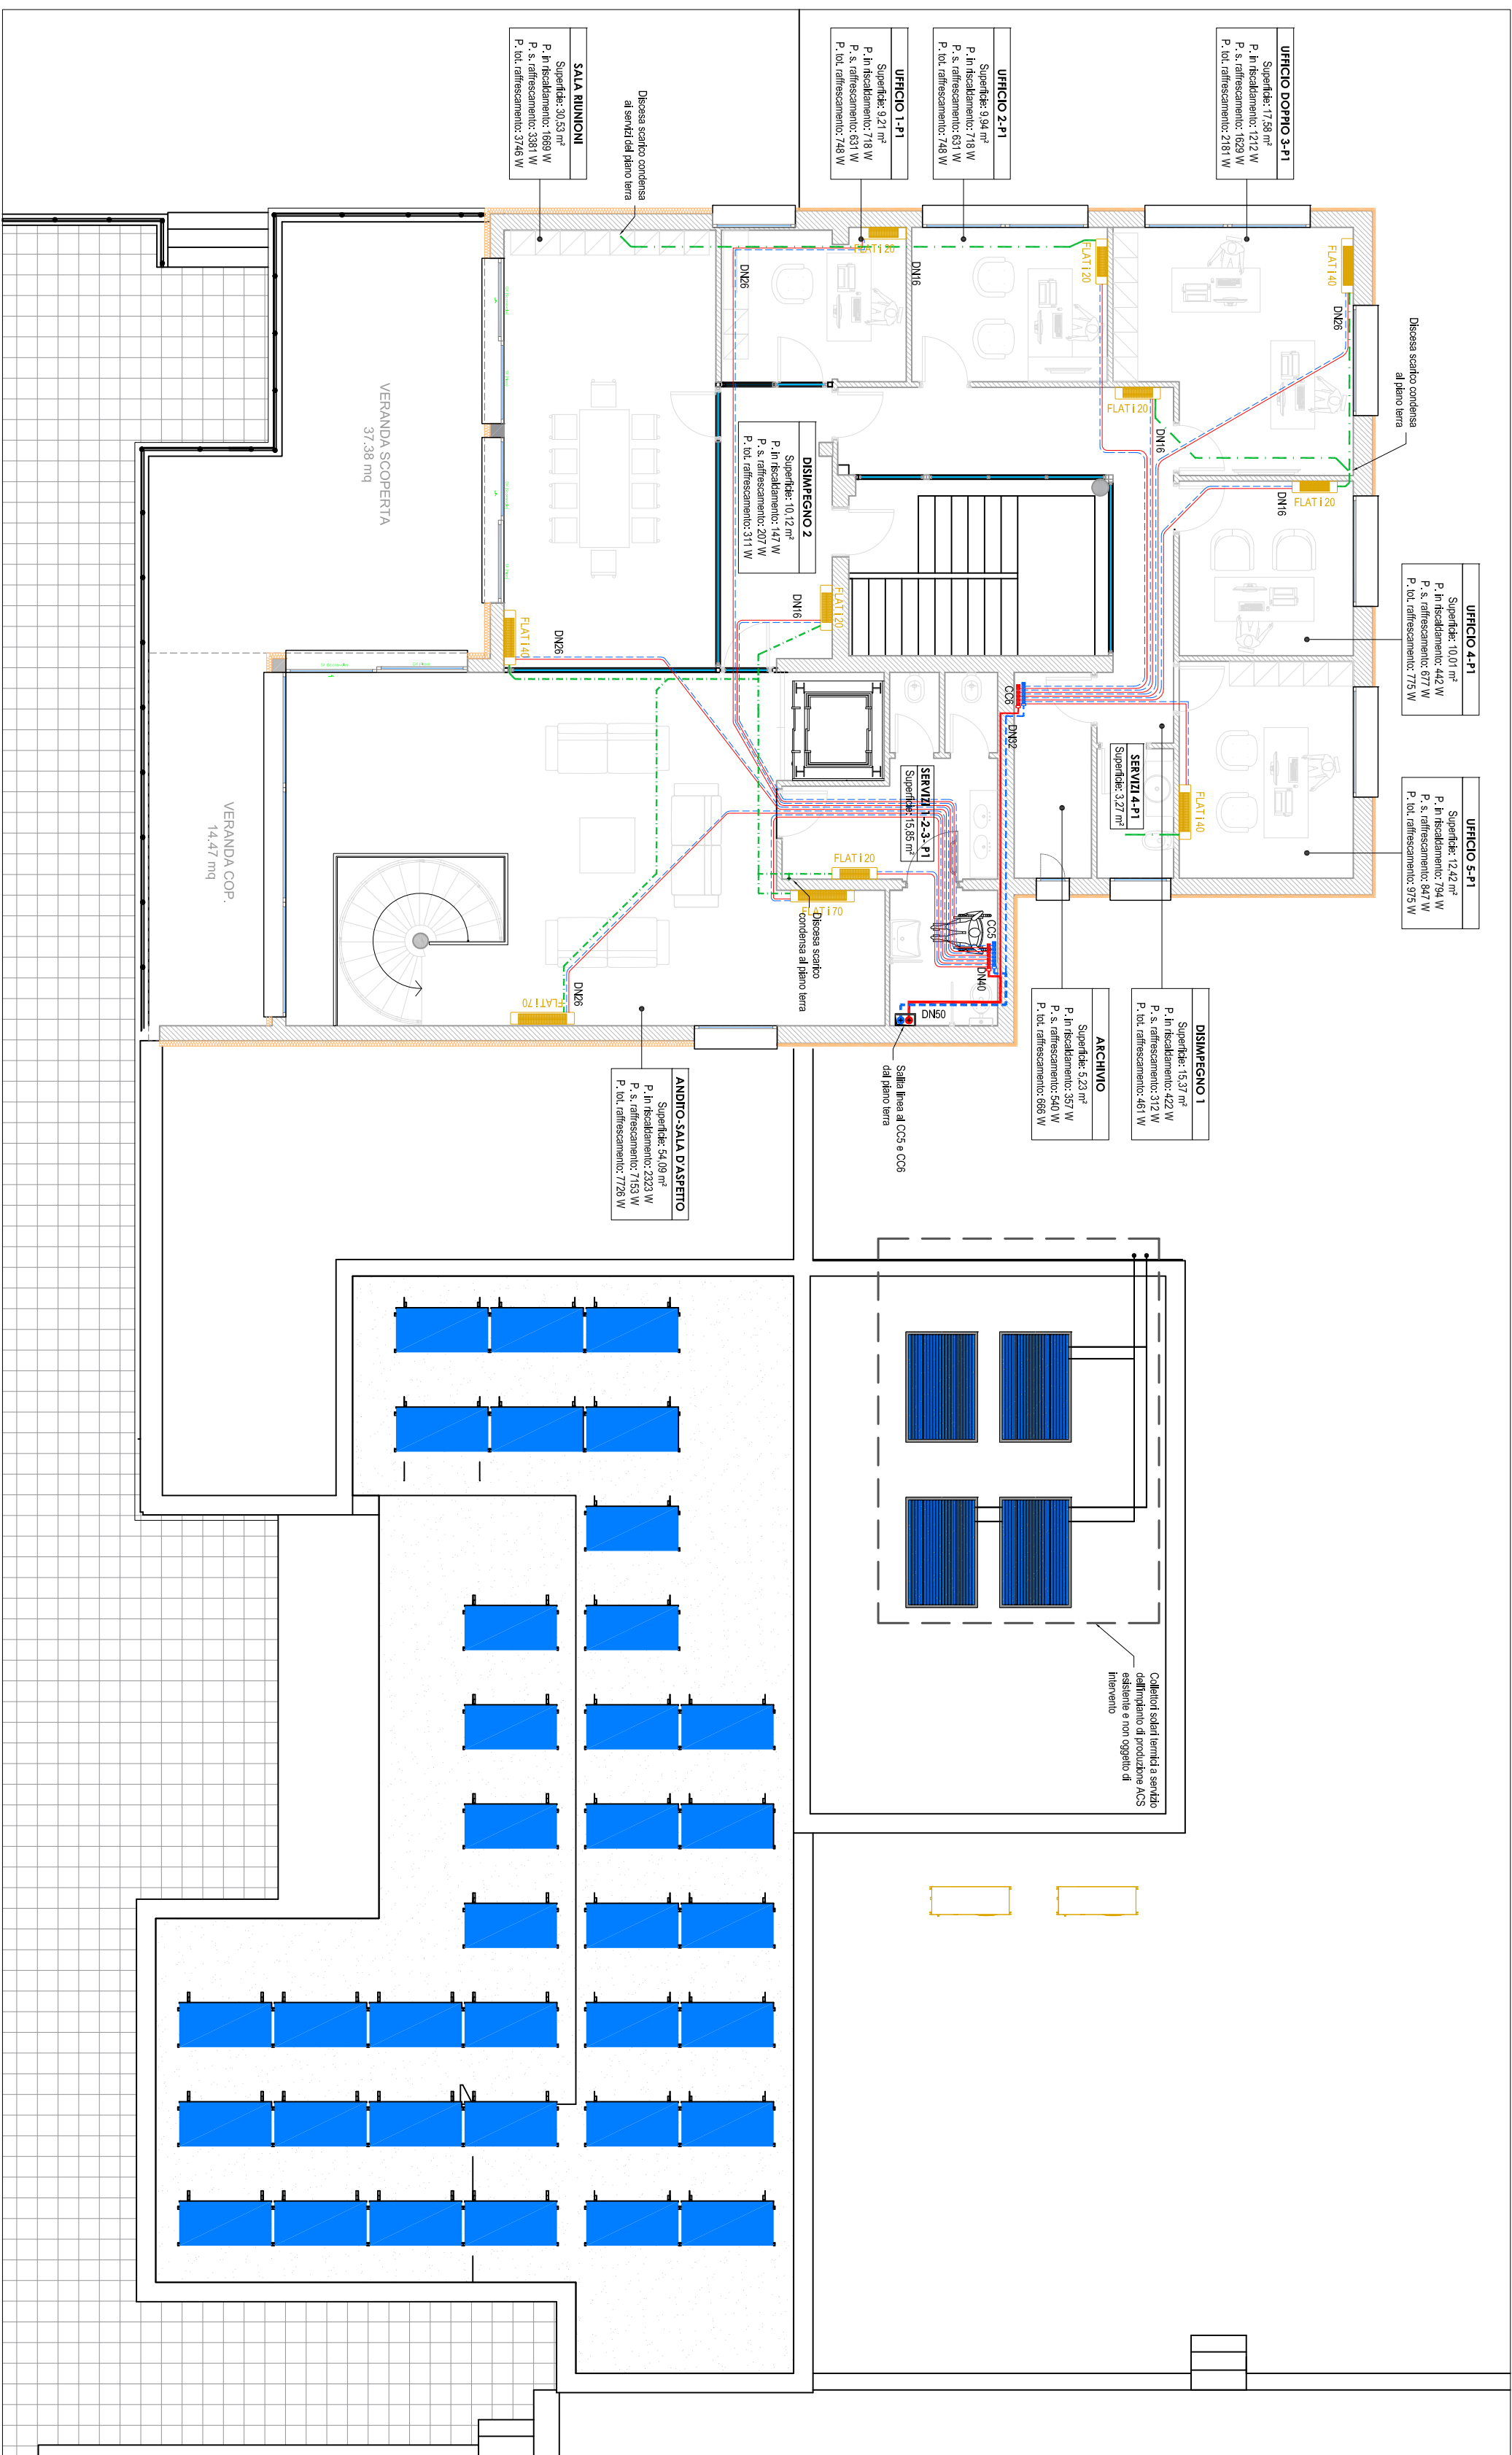

DIMENSIONI VENTICONVETTORI

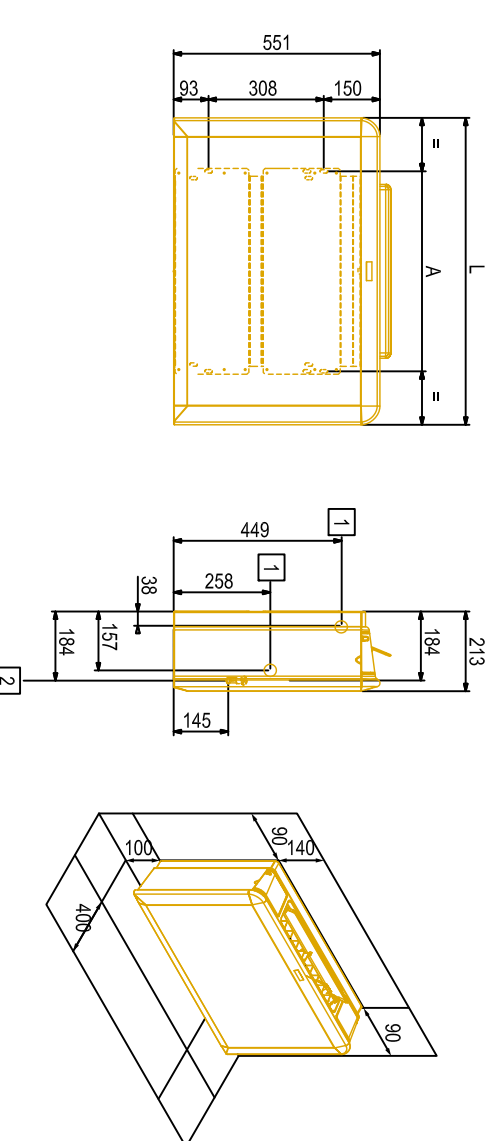

PLATI	A	L	Peso
	mm	mm	kg
20	534	820	19
40	704	990	23
70	874	1160	28

1

Admette tirante fémula bolina estándar Ø 1" 1/2


2

 
Diámetro scarro condensa instalación vertical Ø 6 mm

[illegible]

SCHEMA FUNZIONALE IMPIANTO DI CLIMATIZZAZIONE

Per le caratteristiche di pompe di calore, circolatore ed accumulo inerziale si veda la legenda

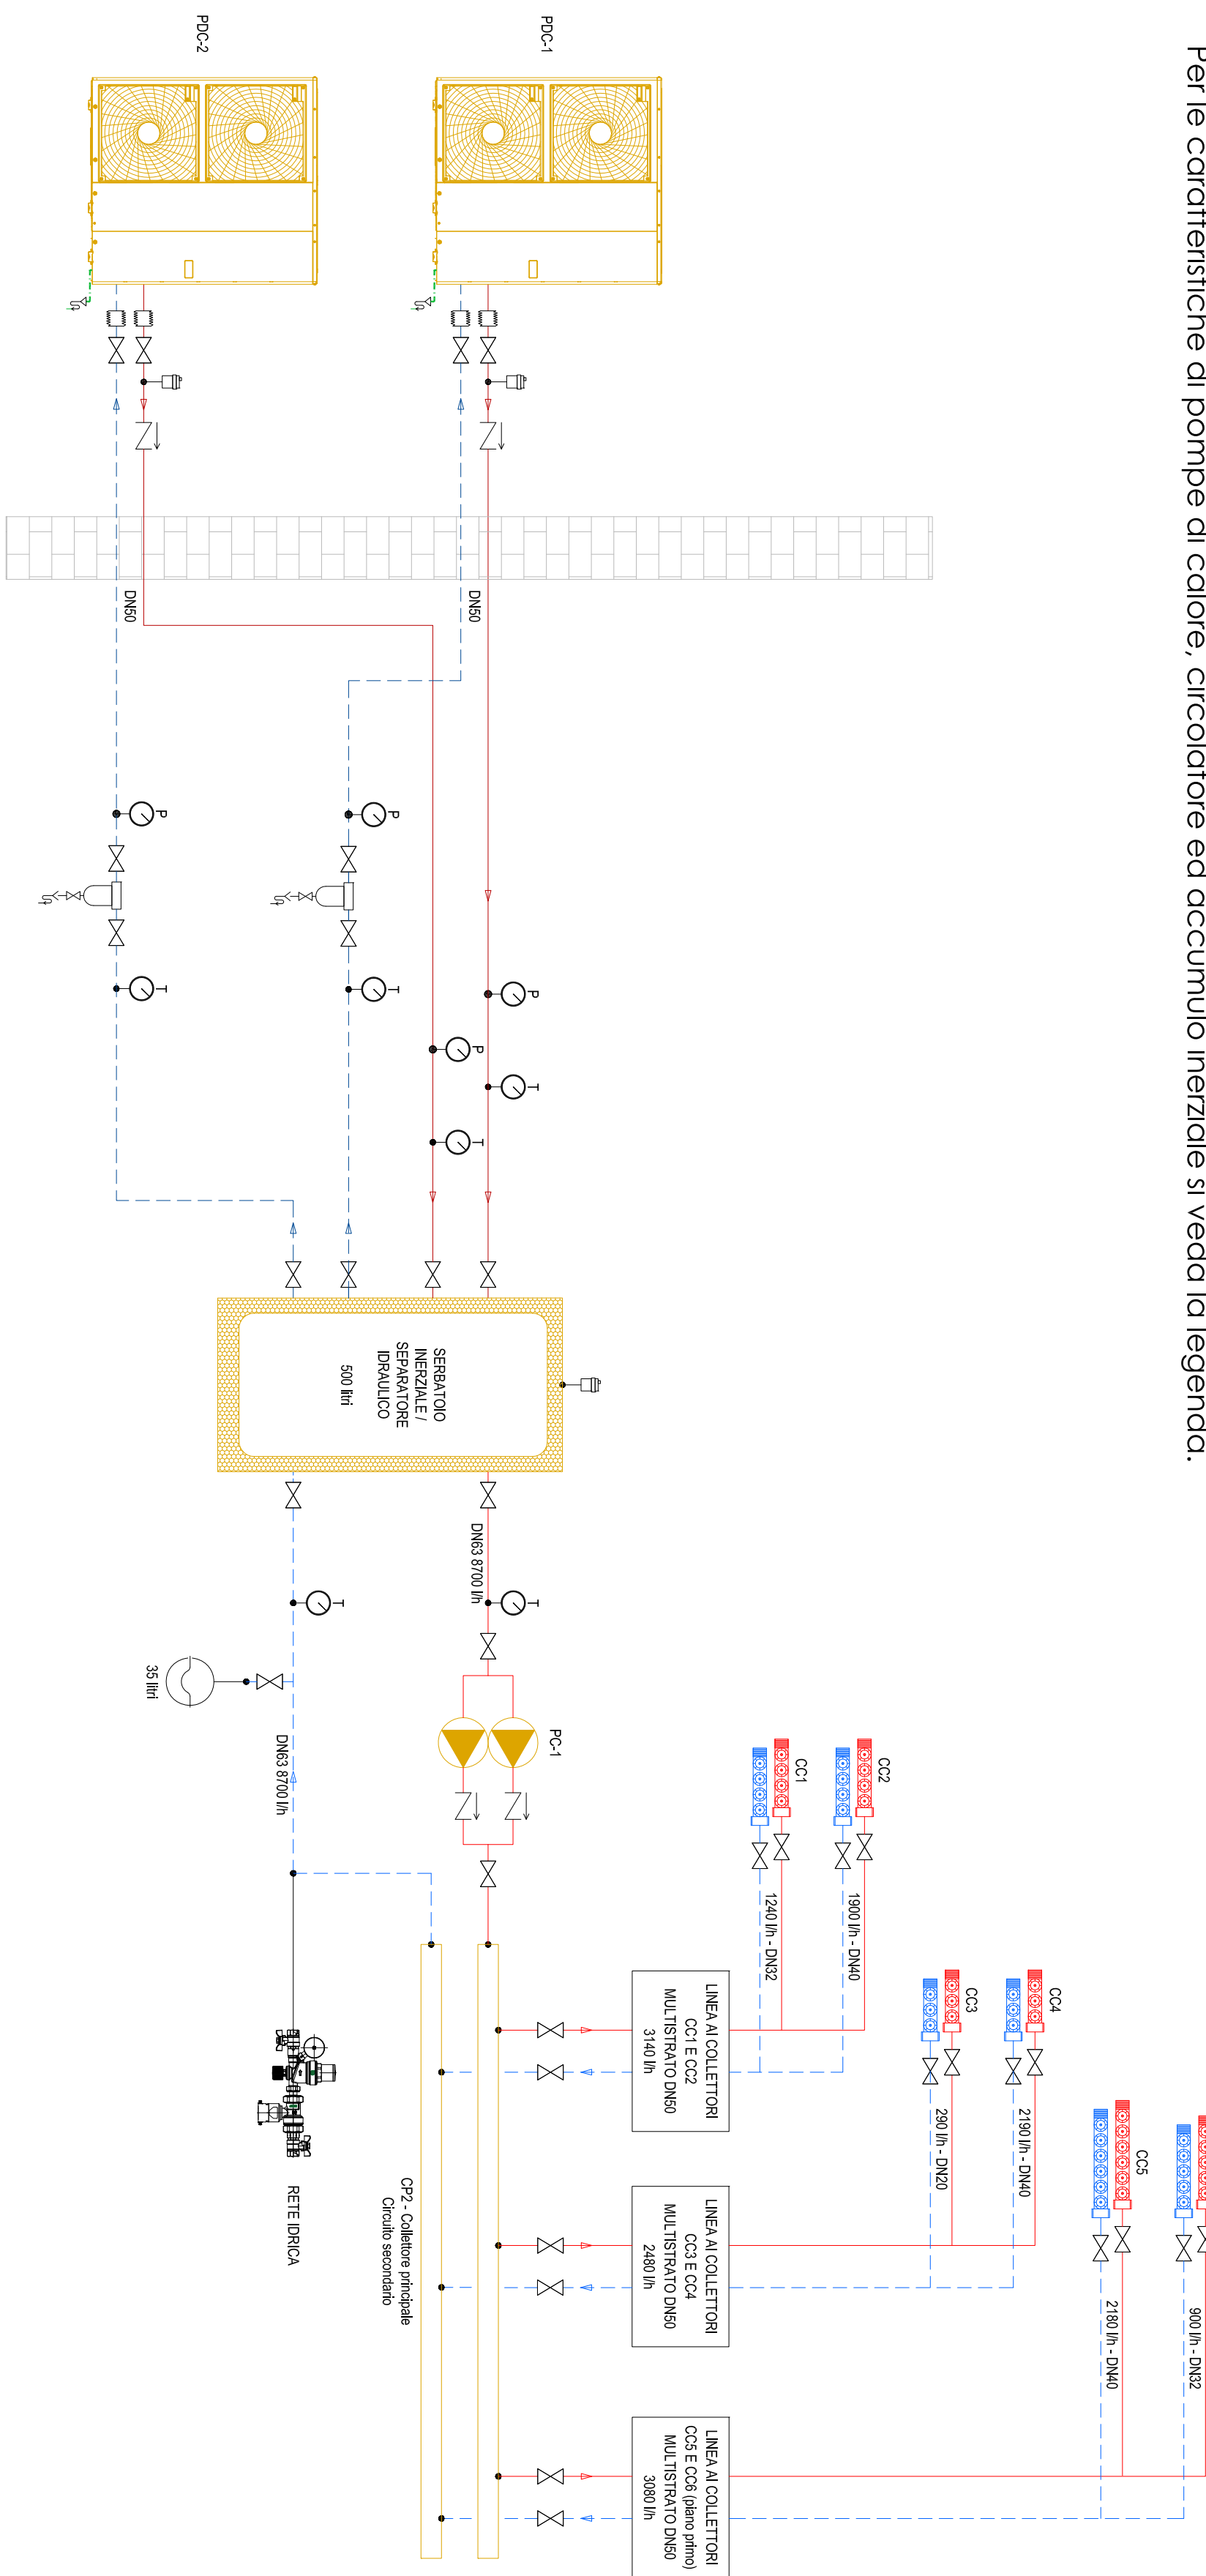

LEGENDA SCHEMA FUNZIONALE	
	Modello: S55200-40 Alimentazione: 55 VDC/40 A Potenza massima in raffreddamento (cont.): 33,7 kW Potenza massima in riscaldamento (cont.): 550 (kW)
	Modello: AR90WELL Alimentazione: 400 V/50 A Potenza massima in raffreddamento (cont.): 28,8 (kW) Potenza massima in riscaldamento (cont.): 280 (kW)
	Standard: ISO 9001 Capacità: 200 Mt Certificazione: ISO 9001 Qualità: ISO 9001 Dimensione: 17" Diametro esterno: 25 mm Diametro interno: 15 mm Pmax: 4 kW Range temperature: -10...+95 °C
	Modello: DALI PLUS SPS Alimentazione: 24 VDC/2 A Potenza massima in raffreddamento (cont.): 250 W Potenza massima in riscaldamento (cont.): 250 W Dimensione: 17" Diametro esterno: 25 mm Diametro interno: 15 mm Pmax: 4 kW Range temperature: -10...+95 °C
	Modello: DALI PLUS SPS Alimentazione: 24 VDC/2 A Potenza massima in raffreddamento (cont.): 250 W Potenza massima in riscaldamento (cont.): 250 W Dimensione: 17" Diametro esterno: 25 mm Diametro interno: 15 mm Pmax: 4 kW Range temperature: -10...+95 °C
	Modello: DALI PLUS SPS Alimentazione: 24 VDC/2 A Potenza massima in raffreddamento (cont.): 250 W Potenza massima in riscaldamento (cont.): 250 W Dimensione: 17" Diametro esterno: 25 mm Diametro interno: 15 mm Pmax: 4 kW Range temperature: -10...+95 °C
	Modello: DALI PLUS SPS Alimentazione: 24 VDC/2 A Potenza massima in raffreddamento (cont.): 250 W Potenza massima in riscaldamento (cont.): 250 W Dimensione: 17" Diametro esterno: 25 mm Diametro interno: 15 mm Pmax: 4 kW Range temperature: -10...+95 °C

ELABORATO						V.6.02
Variante n.1: impianto meccanico piano primo						NUMERO ELABORATO
						SCALA VARIE
IL COMMITTENTE						DATA SETTEMBRE 2022
I PROFESSIONISTI						
3						
2	INQUADRA	variante n.1				
1	INIZIA	emissione				
REV DATA	DESCRIZIONE		REDATTO		CONTROLLATO	APPROVATO
MDO002221			prog.-imp.-meccanico.dwg		VAR1	
CODICE COMMESSA			NOME FILE		FASE PROGETTUALE	CATEGORIA
						01
						REV.



COMUNE DI PALAU

MANUTENZIONE STRAORDINARIA LOCALI AL SERVIZIO
DEL PORTO TURISTICO – LOTTO 2
Variante in corso d'opera n.1

PROGETTAZIONE	CONSULENTE
Ing. Massimiliano Demontis	Arch. Lorenzo Soro

Variante n.1: impianto meccanico piano primo

IL COMMITTENTE		I PROFESSIONISTI				DATA SETTEMBRE 2022	
3							
2	Indirizzo						
1	Indirizzo						
REV. DATA	DESCRIZIONE	REDAITO		CONTROLLATO	APPROVATO		
MD0002221	prog_imp_mecconico.dwg			VAR1			01
	CODICE COMMESA			FASE PROGETTUALE	CATEGORIA		REV.
	NOME FILE						